



PLANTA BAIXA - RESERVATÓRIO  
ESCALA 1/75

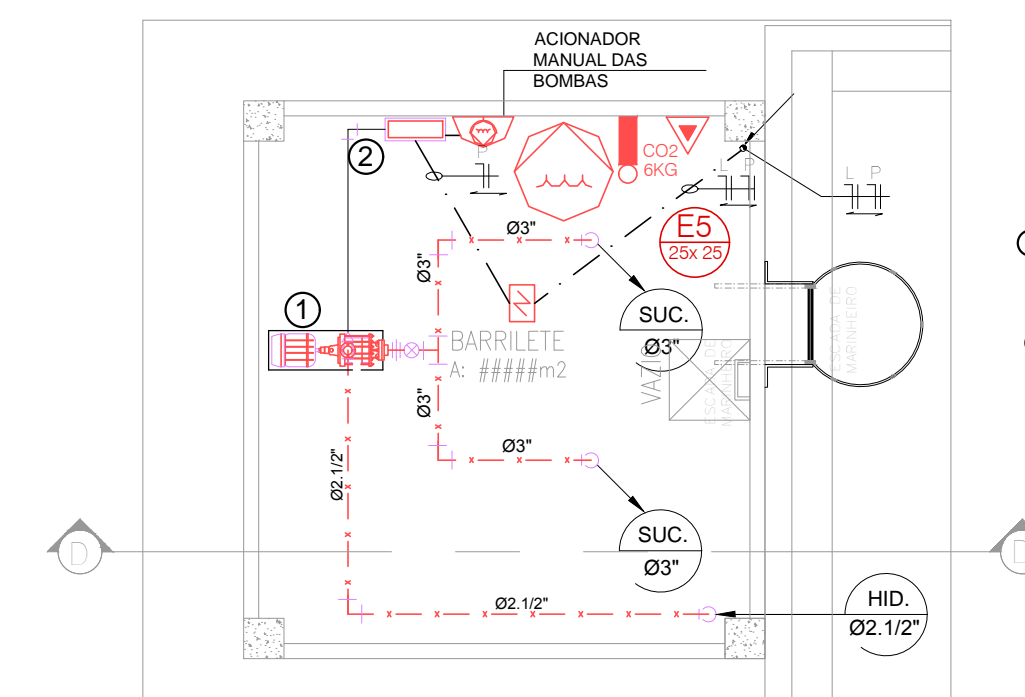

PLANTA BAIXA - BARRILETE  
ESCALA 1/75

- 1 - BOMBA PRINCIPAL  
MOTO BOMBA ELÉTRICA  
24m³h a 50MCA POTENCIA 10HP
- 2 - QUADRO AUTOMÁTICO PARA DISPARO DAS BOMBAS  
INTERLIGAR AO SISTEMA DE ALARME

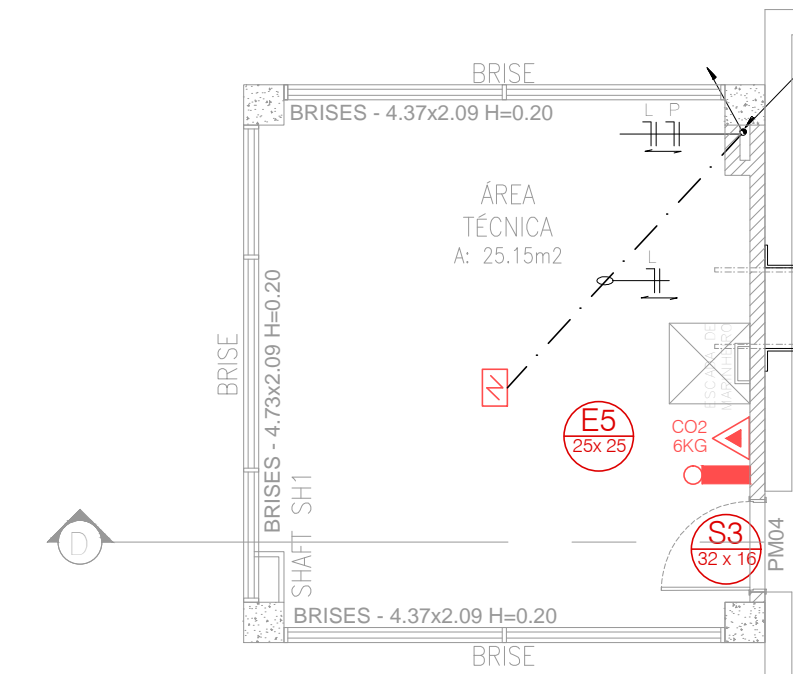


LAYOUT - TERCEIRO PAVIMENTO  
ESCALA 1/75



FACHADA SUDESTE

ORIENTAÇÃO E SALVAMENTO	PROIBIÇÃO	COMPL. ALERTA
S2: Símbolo: seta verde para cima Fundo: verde EM LED	E5: Símbolo: retângulo vermelho Fundo: branco Polígramo: retângulo	A2: Símbolo: triângulo amarelo Fundo: branco Polígramo: triângulo
S3: Símbolo: seta verde para cima Fundo: verde EM LED	E7: Símbolo: círculo vermelho Fundo: branco Polígramo: círculo	M1: Símbolo: triângulo amarelo Fundo: branco Polígramo: triângulo
S8: Símbolo: seta verde para cima Fundo: verde EM LED	P1: Símbolo: círculo vermelho Fundo: branco Polígramo: círculo	
S9: Símbolo: seta verde para cima Fundo: verde EM LED	P2: Símbolo: círculo vermelho Fundo: branco Polígramo: círculo	
S10: Símbolo: seta verde para cima Fundo: verde EM LED	P4: Símbolo: círculo vermelho Fundo: branco Polígramo: círculo	
S12: Símbolo: seta verde para cima Fundo: verde EM LED		
S17: Símbolo: seta verde para cima Fundo: verde EM LED		

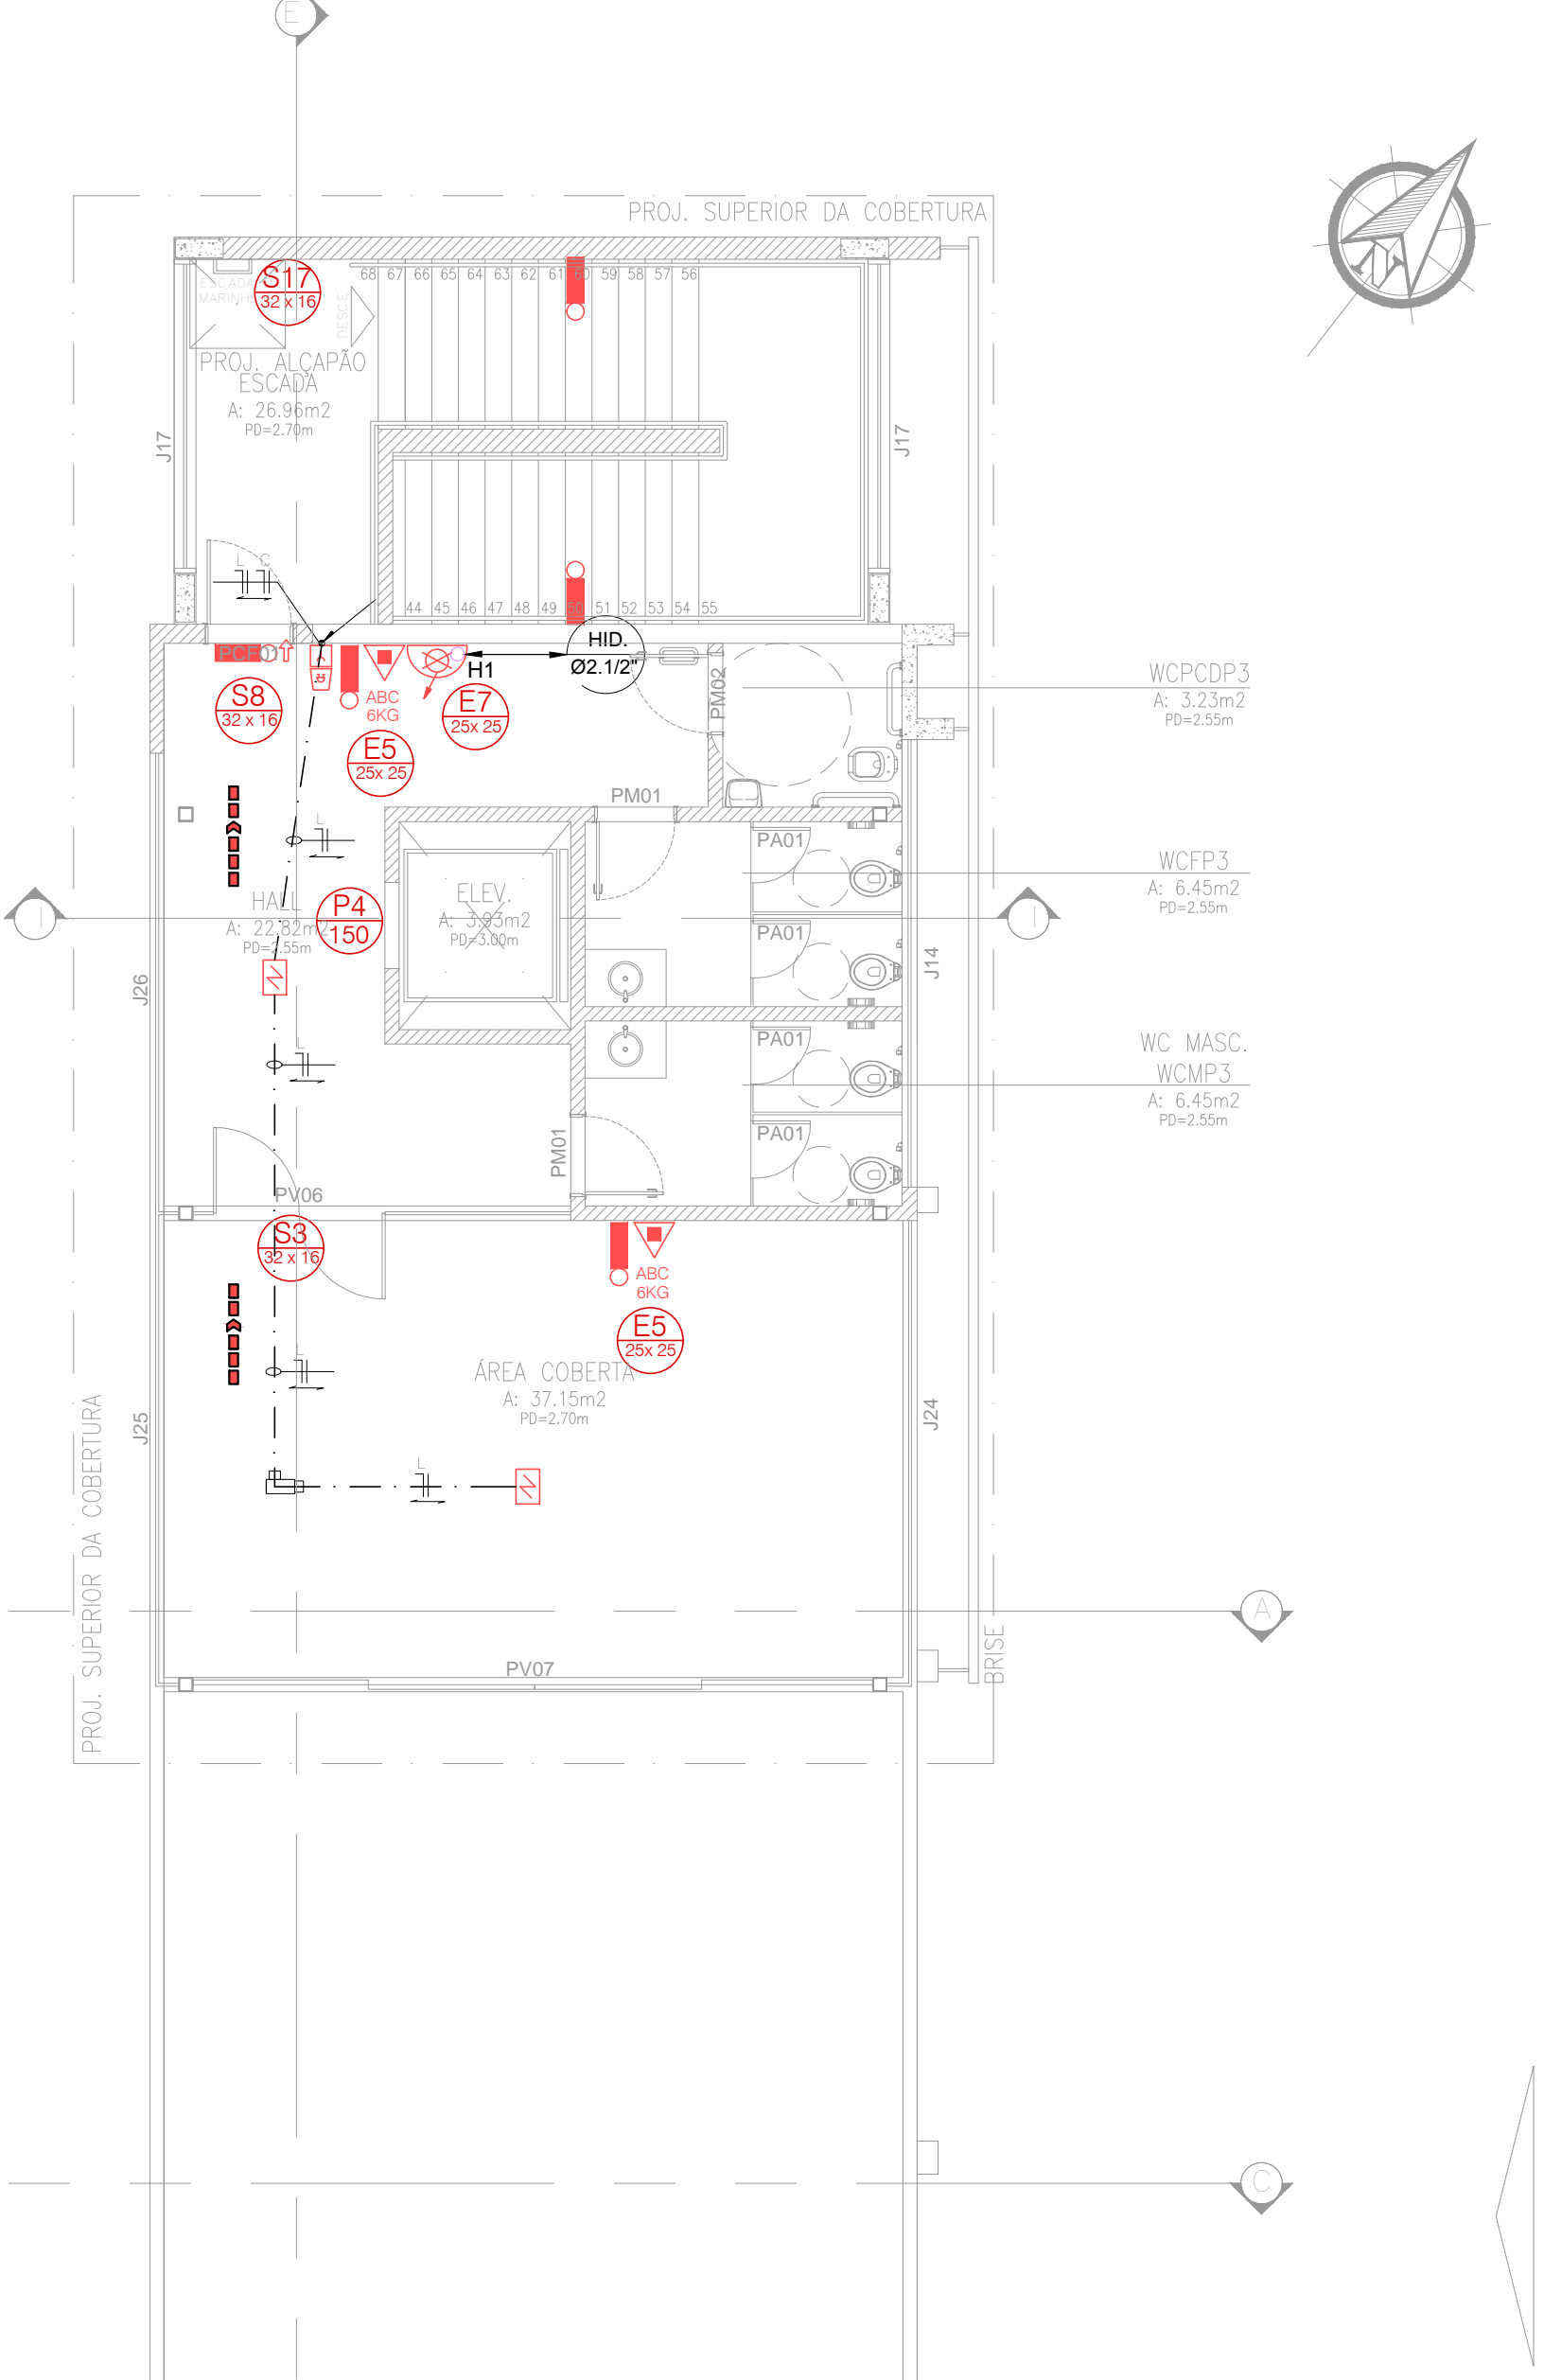

LEGENDA: ENGENHARIA CONTRA INCÊNDIO	
SÍMBOLO	DESCRIÇÃO (HIDRANTES)
---	TUBULAÇÃO DE HIDRANTE NO PISO
---	TUBULAÇÃO DE HIDRANTE NO TETO
[Símbolo]	HIDRANTE SIMPLES
[Símbolo]	HIDRANTE DE RECALQUE
[Símbolo]	RESERVA DE INCÊNDIO
[Símbolo]	ACIONADOR DE BOMBA DE INCÊNDIO (BOTOEIRA TIPO LIGA DESLIGA)
[Símbolo]	BOMBA DE INCÊNDIO
SÍMBOLO	DESCRIÇÃO (EXTINTORES)
[Símbolo]	EXTINTOR PÓ QUÍMICO ABC 6.0kg (FOSFATO MONOAMÔNICO) - CAPAC. EXTINTORA 3-A-20-B-C
[Símbolo]	EXTINTOR GÁS CARBÔNICO 6.0kg - CAPAC. EXTINTORA 5-B-C
[Símbolo]	EXTINTOR PÓ QUÍMICO BC 6.0kg (BICARBONATO DE SÓDIO) - CAPAC. EXTINTORA 20-B-C
[Símbolo]	SUPORTE EXTINTOR
SÍMBOLO	DESCRIÇÃO (ILUMINAÇÃO/SINALIZAÇÃO DE EMERGÊNCIA)
[Símbolo]	PONTO DE ILUMINAÇÃO DE EMERGÊNCIA - ACLARAMENTO
[Símbolo]	PONTO DE ILUMINAÇÃO DE EMERGÊNCIA COM BALIZAMENTO FIXADA SOBRE A PORTA
SÍMBOLO	DESCRIÇÃO (SINALIZAÇÃO DE EMERGÊNCIA)
[Símbolo]	ROTA DE FUGA - DIREÇÃO A SEGUIR
[Símbolo]	ROTA DE FUGA - SAÍDA FINAL
[Símbolo]	SINALIZAÇÃO DE EMERGÊNCIA (DIMENSÃO EM MM)
SÍMBOLO	DESCRIÇÃO (SISTEMA DE ALARME)
[Símbolo]	PAINEL CENTRAL DE ALARME
[Símbolo]	AVISADOR SONORO VISUAL
[Símbolo]	BOTOEIRA QUEBRA VIDRO
[Símbolo]	DETECTOR DE FUMAÇA ÓTICO, FIXADO NO FORRO
[Símbolo]	DETECTOR TERMOVELOCIMÉTRICO, FIXADO NO FORRO
[Símbolo]	CONDULETE TIPO 'LR OU LL'
[Símbolo]	CONDULETE TIPO 'T'
---	ELETRODUTO DE ALUMÍNIO FIXADO NO TETO, FIXADO NO TETO - Ø3/4" QUANDO NÃO INDICADO
---	ELETRODUTO DE PVC EMBUTIDO NO PISO - Ø3/4" QUANDO NÃO INDICADO
[Símbolo]	CONDUTOR FASE E NEUTRO
[Símbolo]	ELETRODUTO QUE SOBE E QUE DESCE RESPECTIVAMENTE

DATA	PROJ.	DATA	DESCRIÇÃO
01	GBM	03/06/2019	ALTERAÇÕES DE ACORDO COM COMPATIBILIZAÇÕES
00	GBM	28/01/19	EMISSÃO INICIAL
REV	PCR		

ASSINATURAS:  
 PROPRIETÁRIO: \_\_\_\_\_ PROJETO: \_\_\_\_\_ CONSTRUÇÃO: \_\_\_\_\_



CONSTRUÇÃO  
**REFORMA E AMPLIAÇÃO - SESC - DOCA**

ENDEREÇO: RUA SENADOR MANOEL BARATA Nº 1873 - BELÉM - PA  
 PROPRIETÁRIO: **SERVIÇO SOCIAL DO COMÉRCIO - SESC**

TIPO DA CONSTRUÇÃO: ASSISTENCIAL/COMERCIAL PROJETO: PREVENÇÃO CONTRA INCÊNDIO E PÂNICO

AUTOR DO PROJETO: ARQ. GEORGES MILCENT DESENHISTA: GBM ÁREA: TERCEIRO PAVIMENTO PRANCHAS: PCIP  
**PLANTA BAIXA**

ESCALA: 1/75 DATA: JAN/2019 CÓDIGO DO PROJETO: SESCDOCA\_PCIP\_PE\_0613-30\_PAV\_R1.dwg ETAPA: PE 06/13  
 EMPRESA: **GBM ENGENHARIA E ARQUITETURA GEORGES MILCENT ARQUITETO** RESPONSÁVEL TÉCNICO: ENGA. RENATA B. MOTA LAURIA CREA: RNP 020393168